


⊗ : 雨水堅配管 × 1
20201.10.05 追記

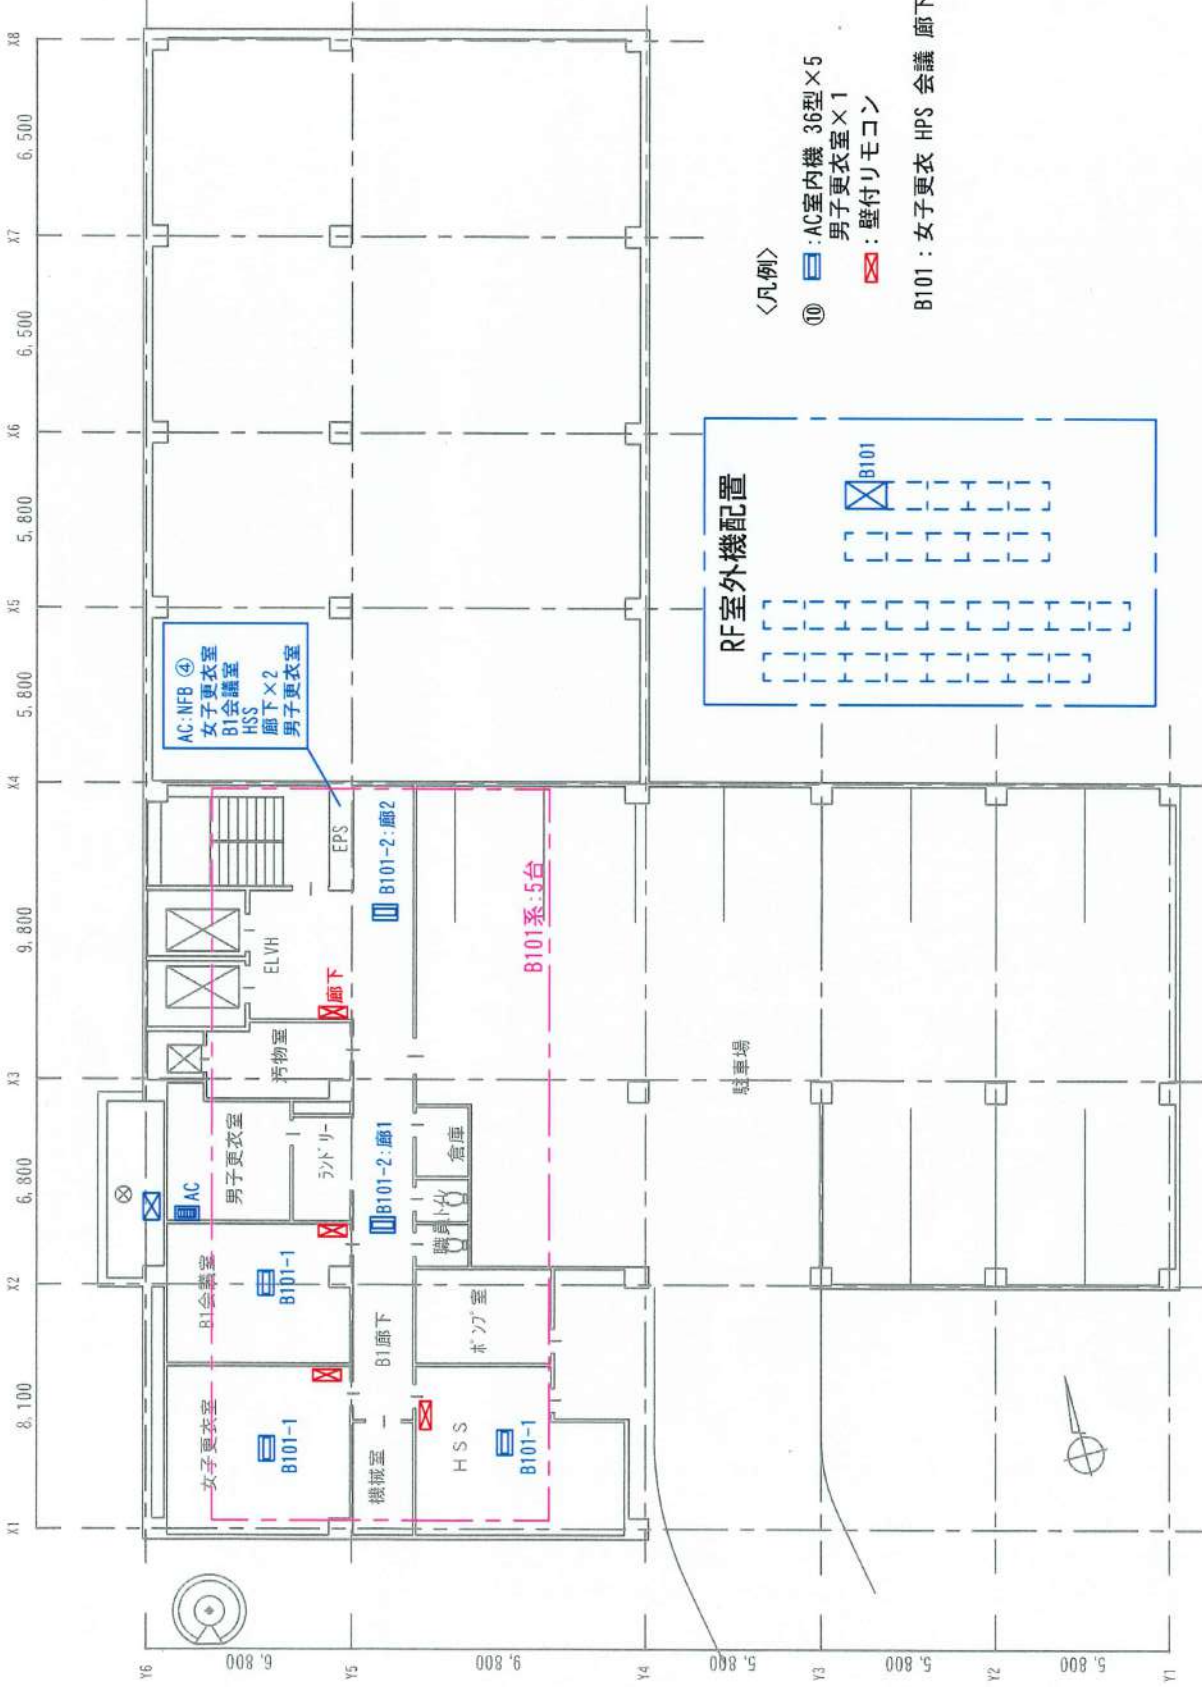

〈凡例〉

- ⑩ : AC室内機 36型×5
男子更衣室×1
- ⊗ : 壁付リモコン


B101 : 女子更衣 HPS 会議 廊下×2 5基

〈B階空調機〉

Drw. 2020.06.20

Rev. ③ 20211005 設備 確認 作成

 
since1972 あなたとやさしい環境づくり



太陽技研株式会社

客先名称 介護老人保健施設 いとうの杜 殿


図面名称 B F平面図 B100系A/C配置図 縮尺 1/250

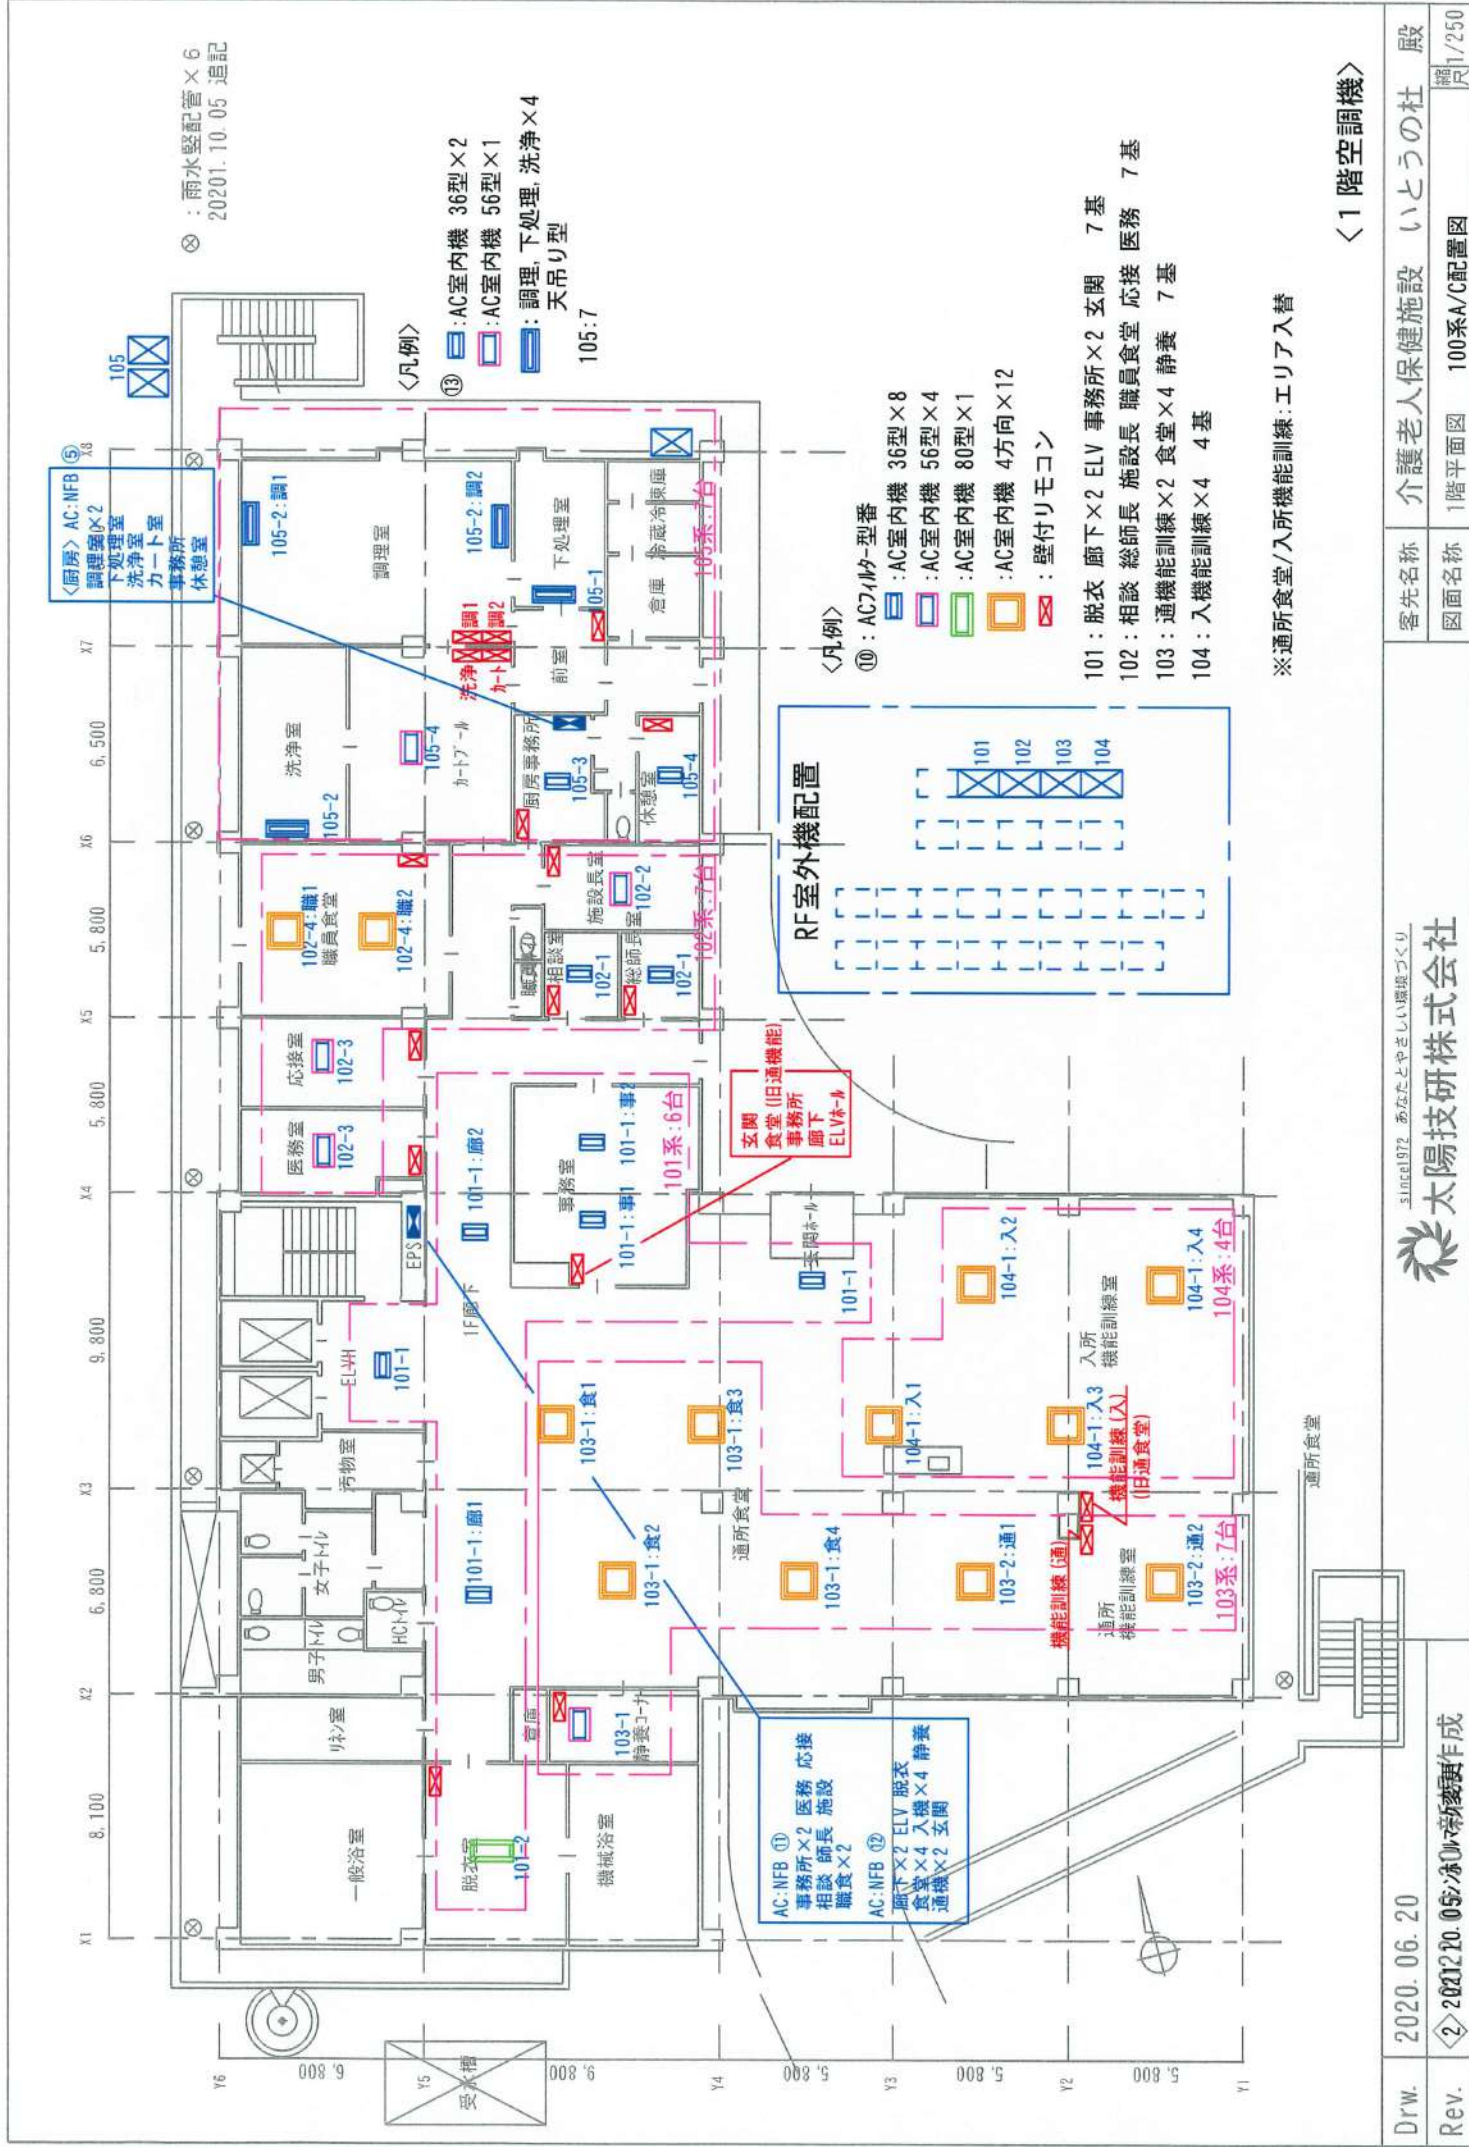

＜1階空調機＞

審先名称	介護老人保健施設 いとこの杜 殿
図面名称	1階平面図 100系A/C配置図
縮尺	1/250


⊗ : 雨水堅配管×11
2020.10.05 追記

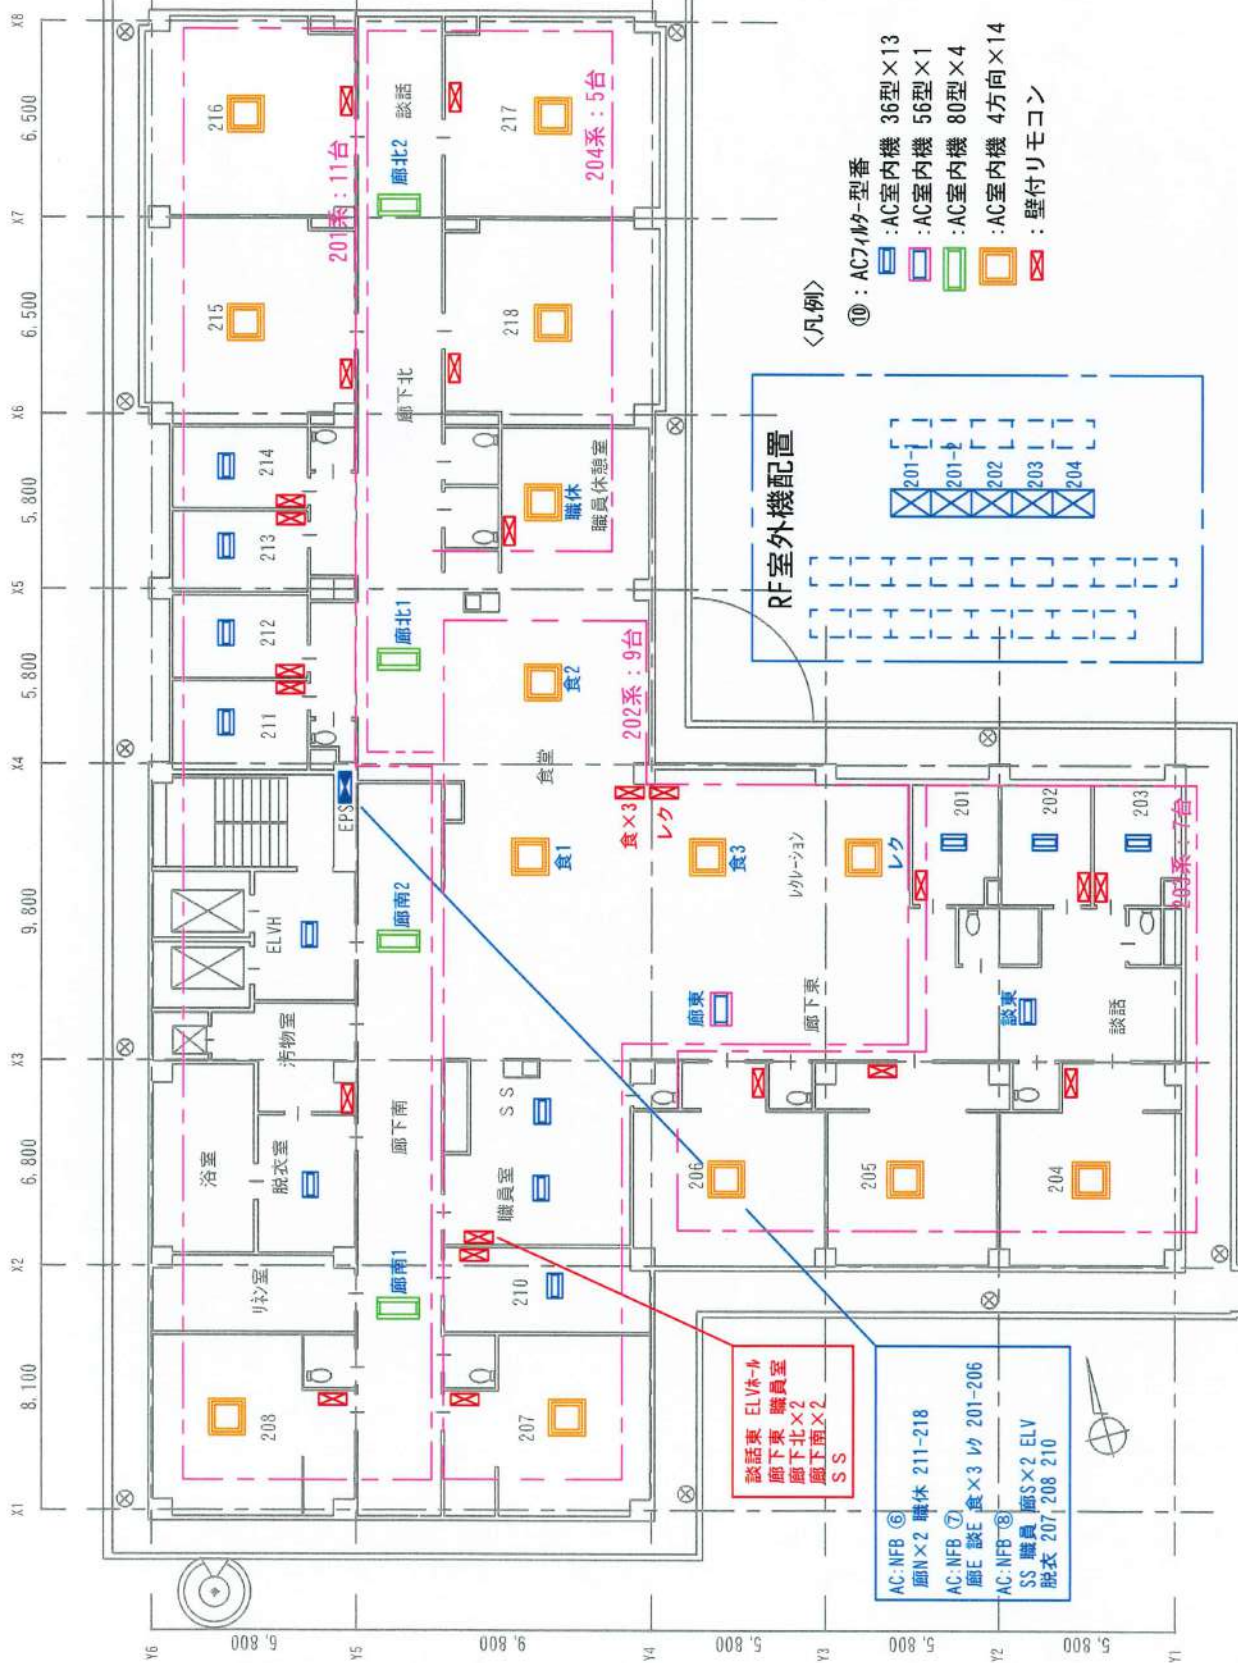

〈凡例〉

- ⑥ : AC71W型番
- ⑦ : AC室内機 36型×13
- ⑧ : AC室内機 56型×1
- ⑨ : AC室内機 80型×4
- ⑩ : AC室内機 4方向×14
- ⑪ : 壁付リモコン

RF室外機配置

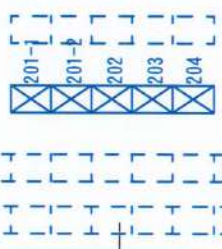

談話東 ELVホール
廊下東 職員室
廊下北×2
廊下南×2
SS

AC-NFB ⑥
廊下×2 職休 211-218
AC-NFB ⑦
廊下 談話 食×3 廊下 201-206
AC-NFB ⑧
SS 職員 廊下×2 ELV
脱衣 207, 208, 210

〈2階空調機〉

客先名称	介護老人保健施設 いとうの杜 殿
図面名称	2階平面図 200系A/C配置図


縮尺 1/250

⊗ : 雨水堅配管×11
2020.10.05 追記



<凡例>


- ⑩ : AC74ㄅ-型番
- : AC室内機 36型×11
- : AC室内機 56型×6
- : AC室内機 80型×3
- : AC室内機 4方向×10
- ⊗ : 壁付リモコン

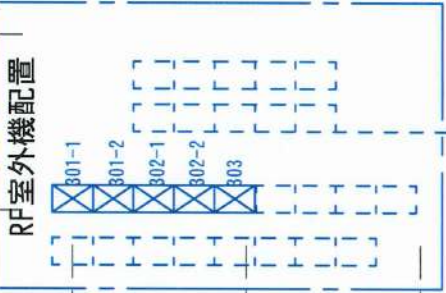

- 談話室 ELV-ル
- 廊下東
- 廊下北×2
- 廊下南×2
- SS
- AC:NFB ⑥
- SS 職休 廊E 談E ELV 更衣
- 食×2 ㄅ 310 311
- AC:NFB ⑦
- 廊N×2-廊S×2-312-317-
- AC:NFB ⑧
- 310-309

<3階空調機>


客先名称	介護老人保健施設 いとうの杜 殿
図面名称	3階平面図 300系A/C配置図

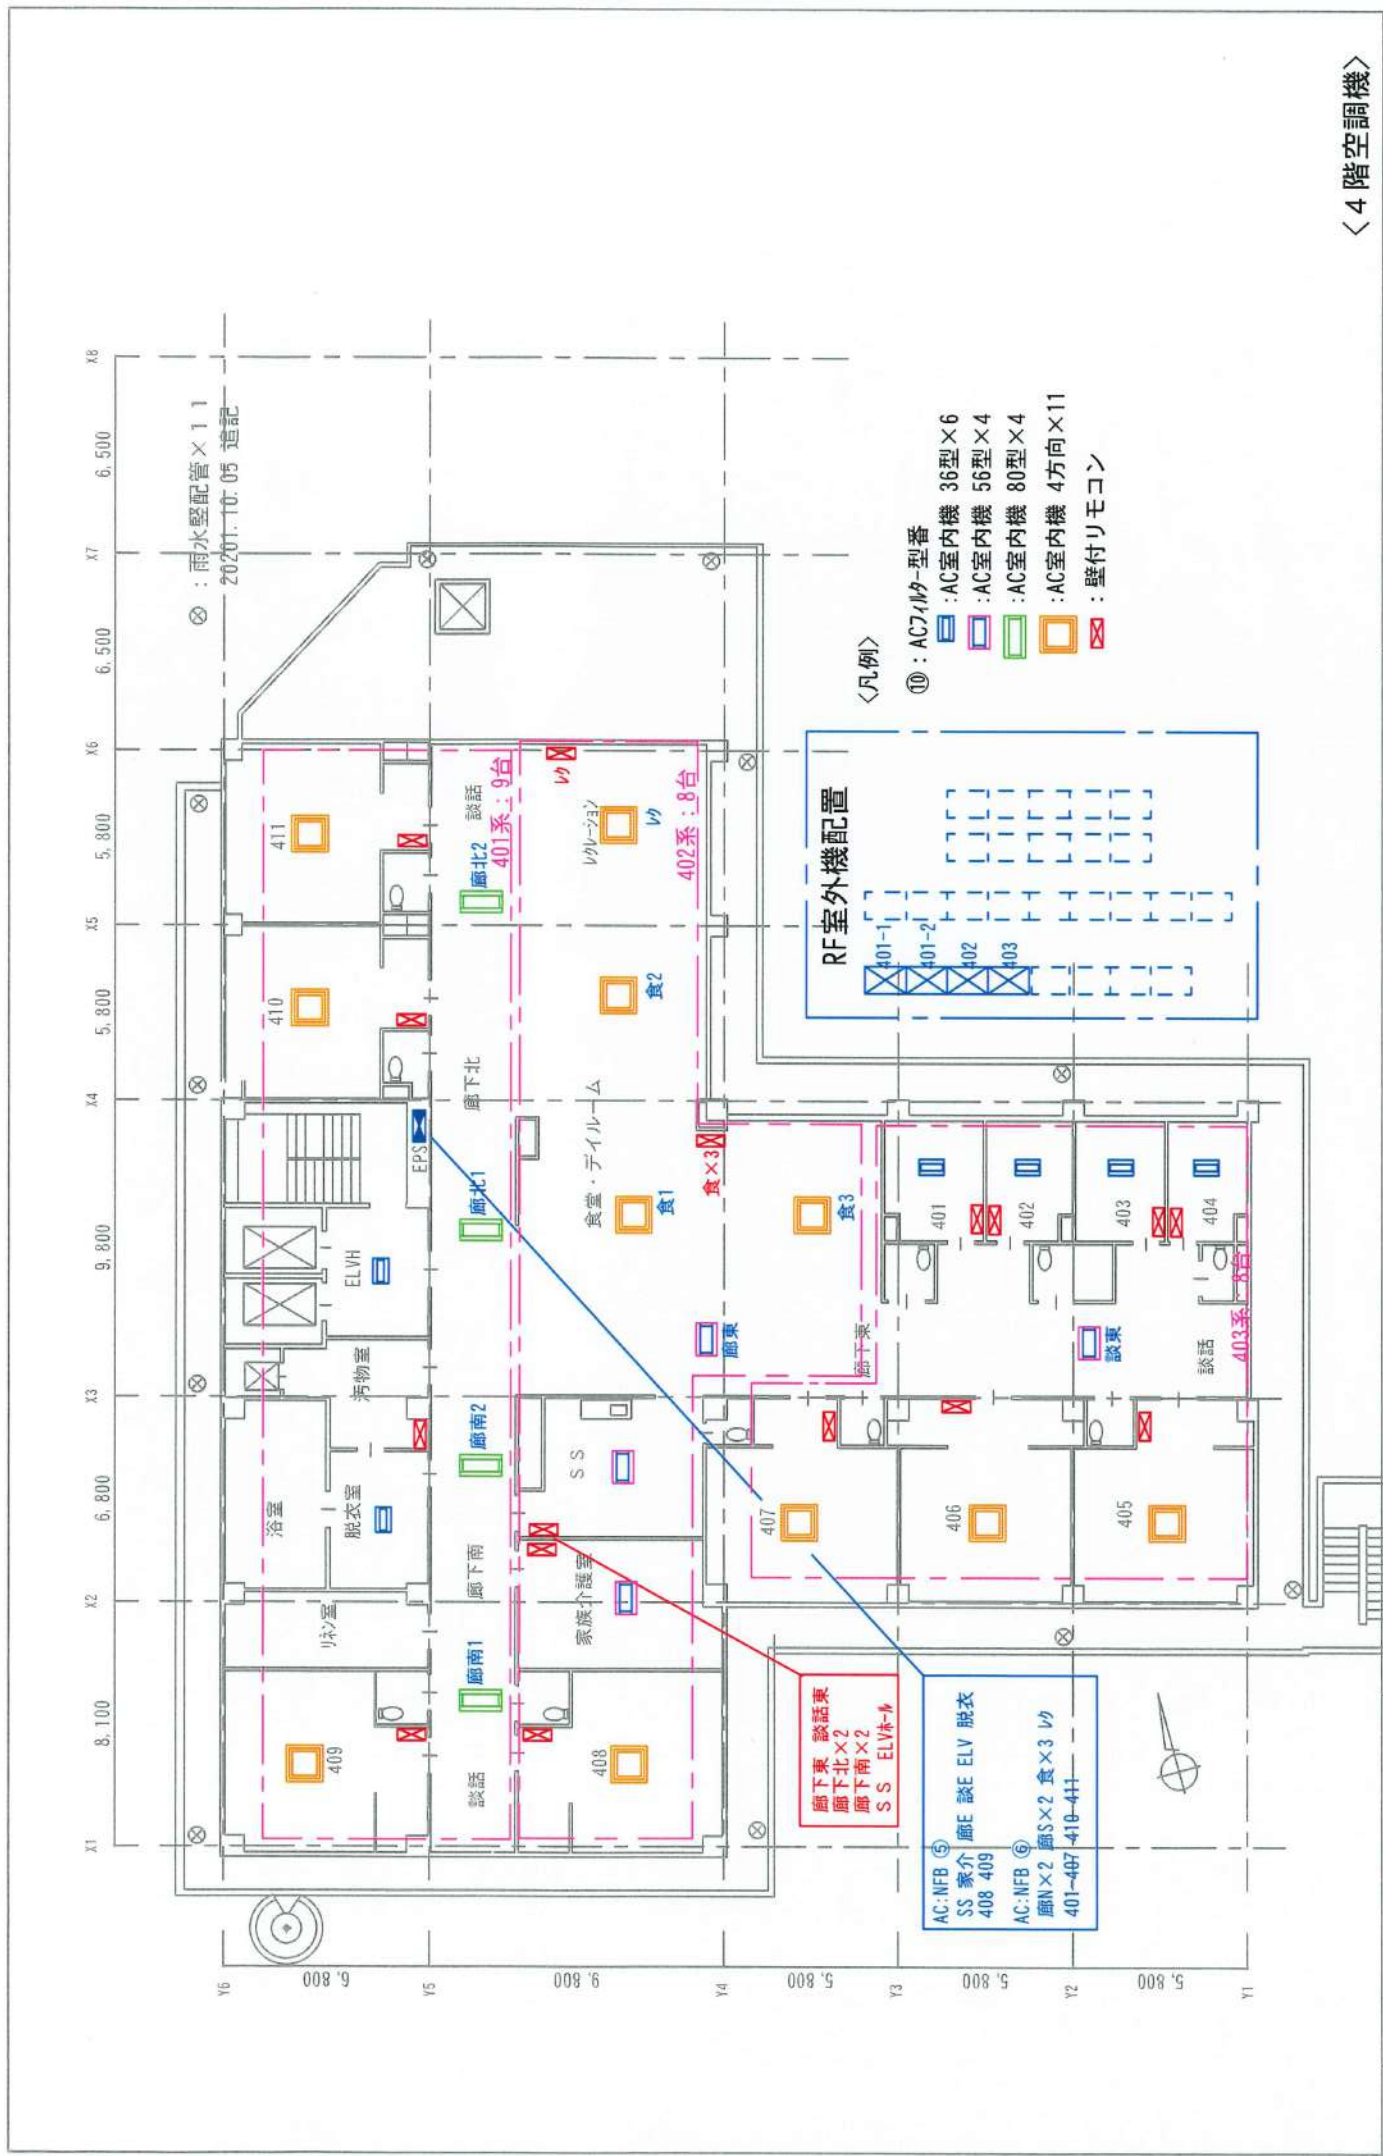

< 4 階空調機 >

< 凡例 >

- ① : AC71㏽-型番
- : AC室内機 36型×6
- : AC室内機 56型×4
- : AC室内機 80型×4
- : AC室内機 4方向×11
- : 壁付リモコン

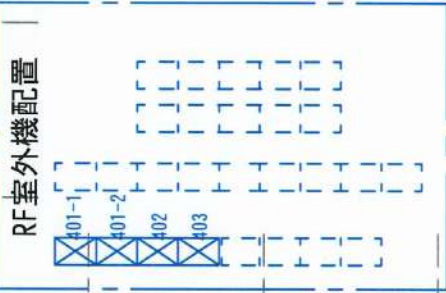

- AC:NFB ⑤ 廊E ELV 脱衣 408 409
- AC:NFB ⑥ 廊S×2 食×3 ㏽ 401-407 410-411
- 廊下東 談話東 廊下北×2 廊下南×2 S S ELVホ-㏽

客先名称	介護老人保健施設 いとうの杜 殿
図面名称	4 階平面図 400系A/C配置図
縮尺	1/250

Drw.	2020.06.20
Rev.	③ 20211005設備更新機算成




⊗ : 雨水配管×10
2020.10.05-追記

〈凡例〉

- ⑦ : AC714型-型番
- ⑧ : AC室内機 36型×14
- ⑨ : AC室内機 56型×12
- ⑩ : AC室内機 4方向×7
- : 壁付リモコン


AC/NFB ⑦
SS 廊下 ELV ⑦
AC/NFB ⑧
食A 脱衣 511-516
AC/NFB ⑨
食B×2 501-510
AC/NFB ⑩
食C×2 521-527

RF室外機配置

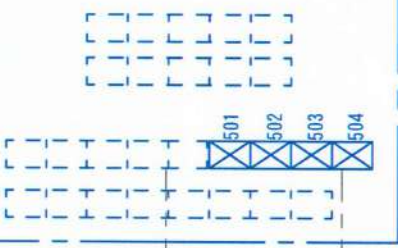

〈5階空調機〉

Drw.	2020.06.20	 Since 1972 あなただよやましい設備づくり 太陽技研株式会社	客先名称	介護老人保健施設 いとうの杜 殿
Rev.	③ 2020.10.05 森 優 成		図面名称	5階平面図 500系A/C配置図

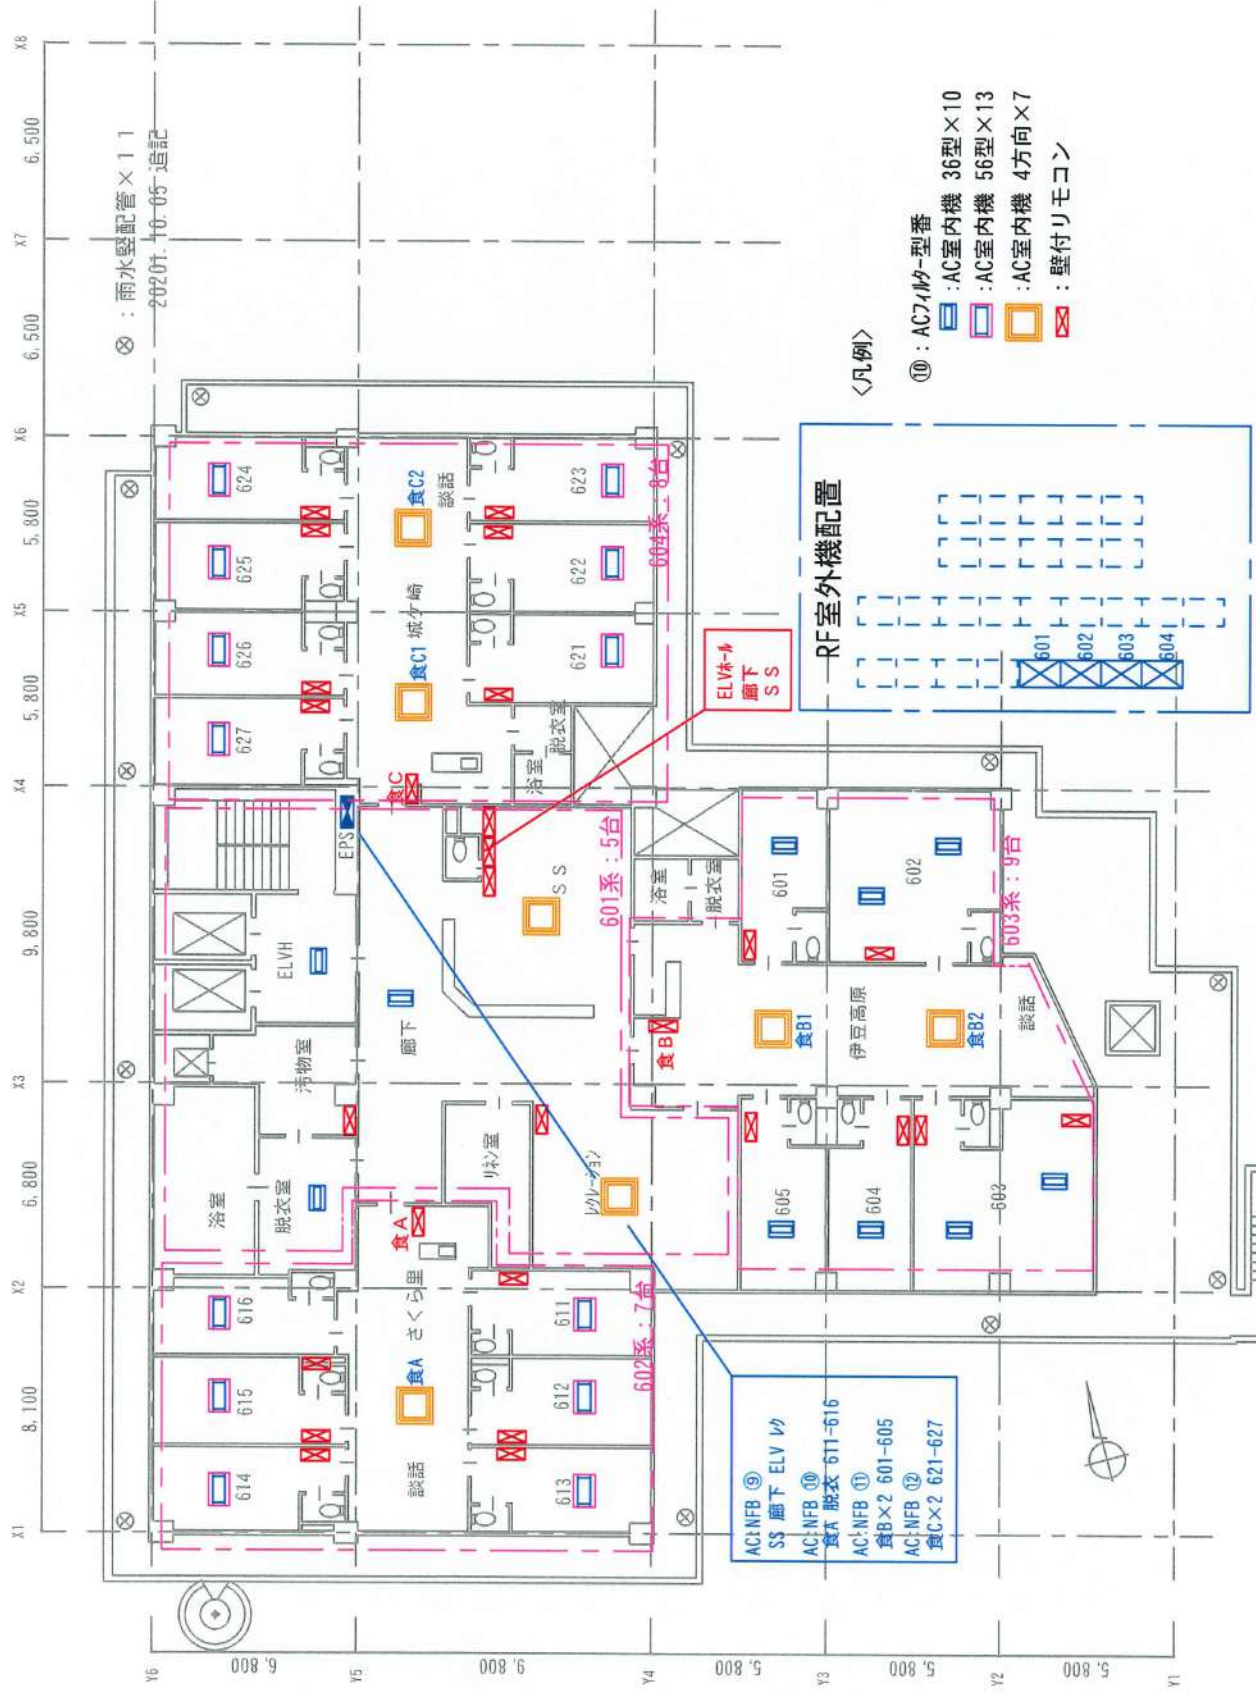

⊗ : 雨水配管×11
2020.10.05 追記

〈凡例〉

- ⑩ : AC714W-型番
- : AC室内機 36型×10
- : AC室内機 56型×13
- : AC室内機 4方向×7
- ⊗ : 壁付リモコン

AC:NFB ⑩
SS 廊下 ELV 1/2
AC:NFB ⑩
食A 脱衣 611-616
AC:NFB ⑩
食B×2 601-605
AC:NFB ⑩
食C×2 621-627

RF室外機配置


601
602
603
604

X1 8,100 X2 6,800 X3 9,800 X4 5,800 X5 5,800 X6 5,800 X7 6,500 X8 6,500

Y6 6,800 Y5 9,800 Y4 5,800 Y3 5,800 Y2 5,800 Y1

〈6階空調機〉

Drw.	2020.06.20	客先名称	介護老人保健施設 いとうの杜 殿
Rev.	③ 20211005改訂 所収集成	図面名称	6 F 平面図 600系A/C配置図
			縮尺 1/250

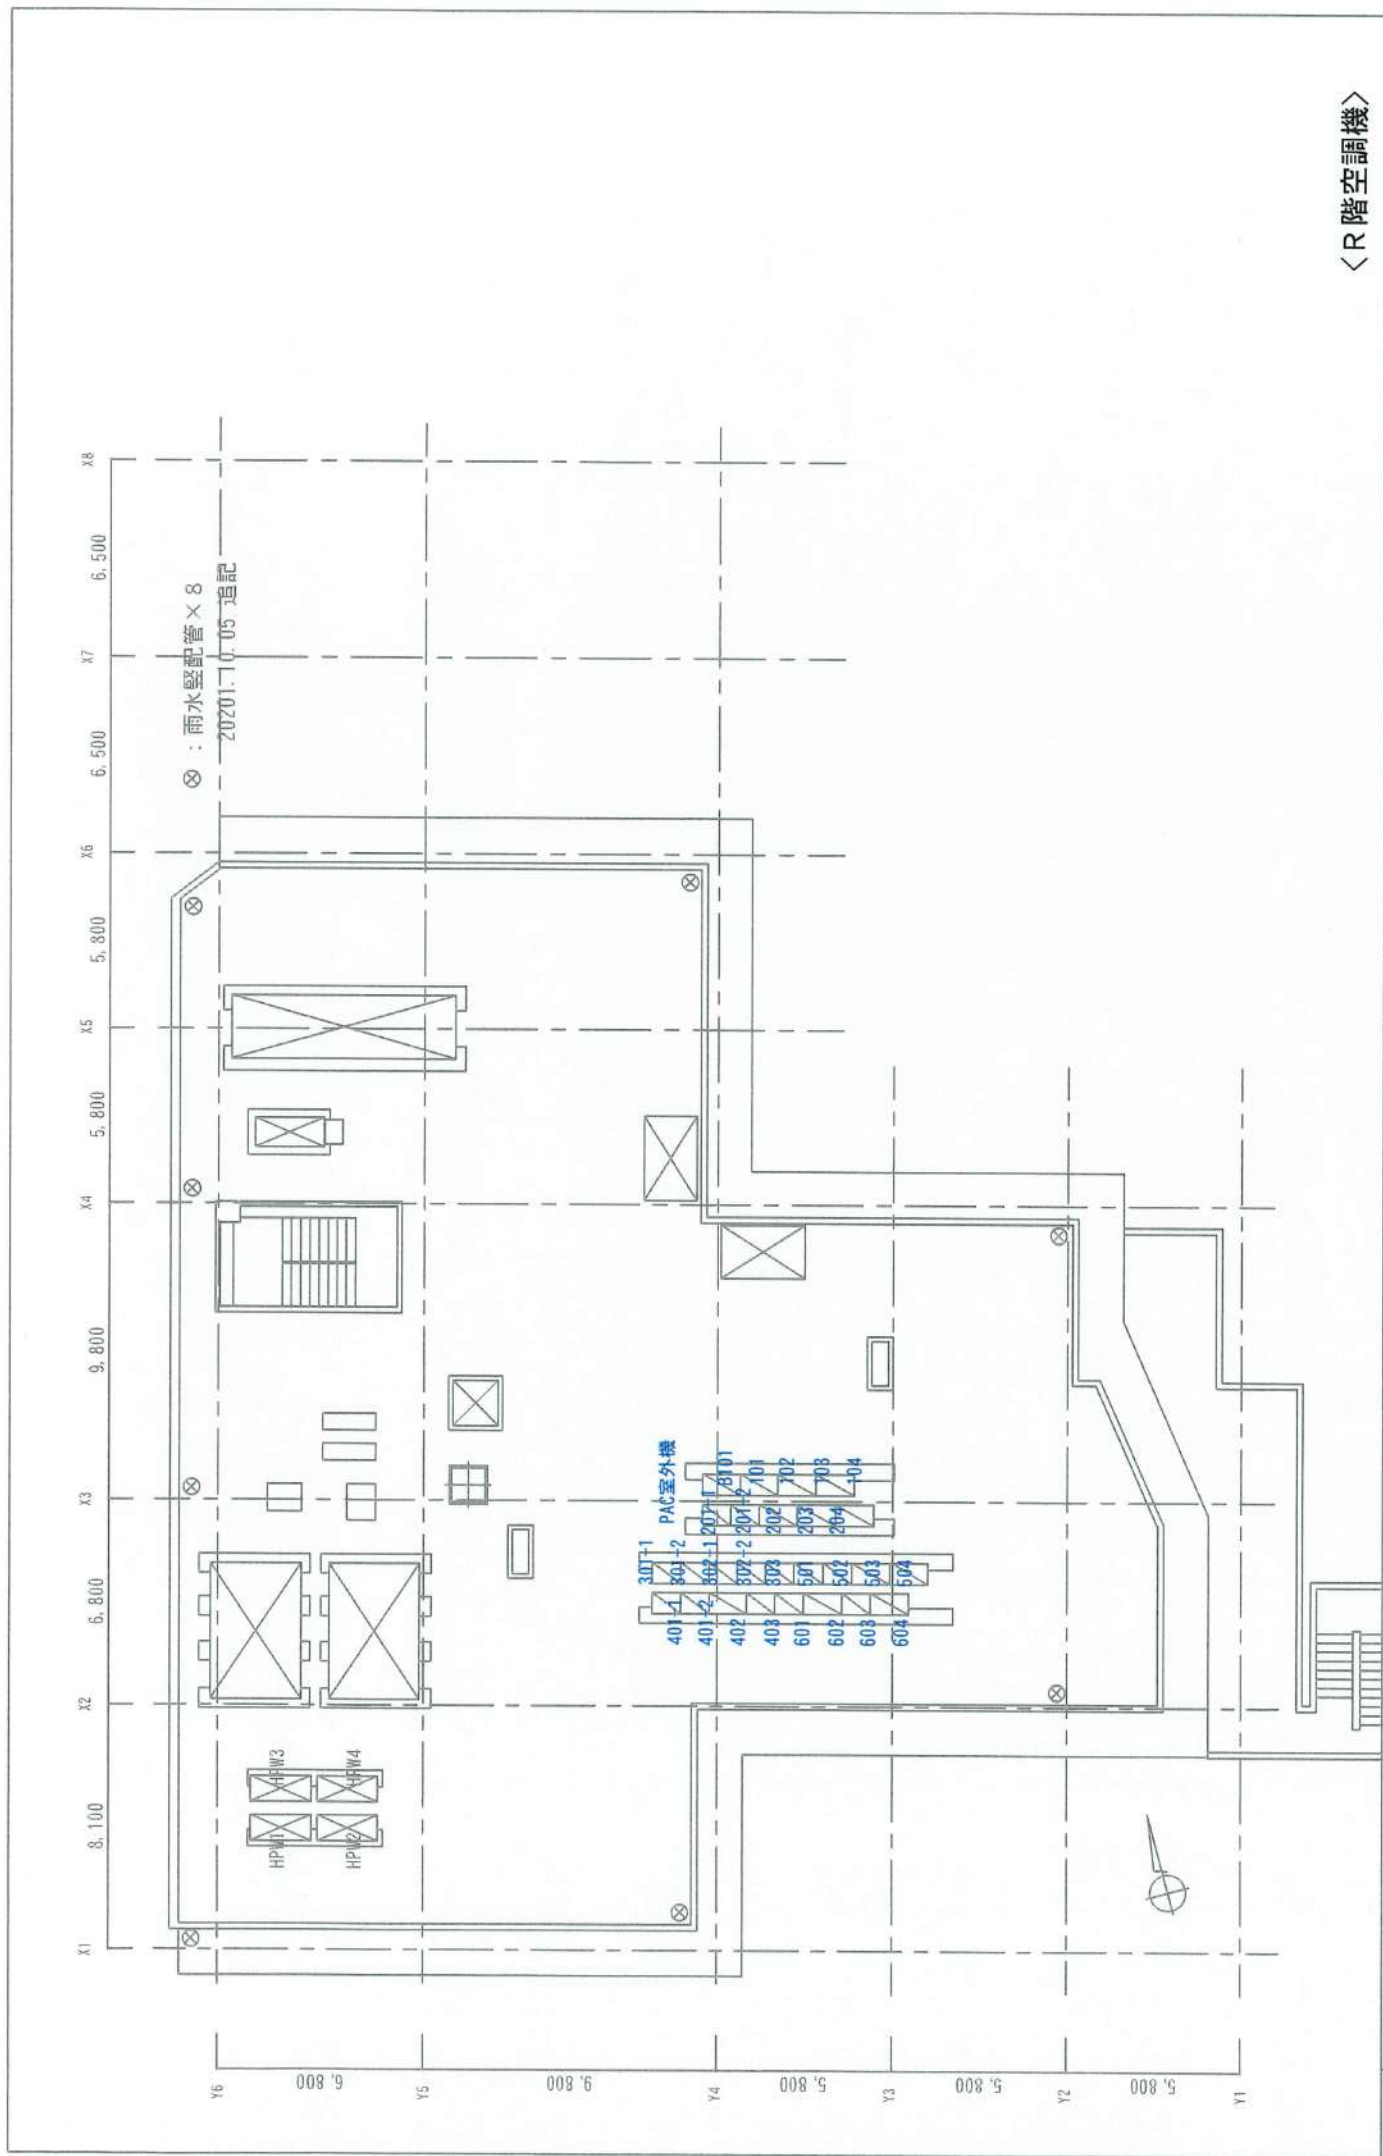

〈R 階空調機〉

Drw.	2020.06.20	 since1972 あなたとやさしい環境づくり 太陽技研株式会社	客先名称	介護老人保健施設 いとうの杜 殿
	Rev.		◇ 新規作成	図面名称
			縮尺 1/250	